


PIĘTRO
1:100

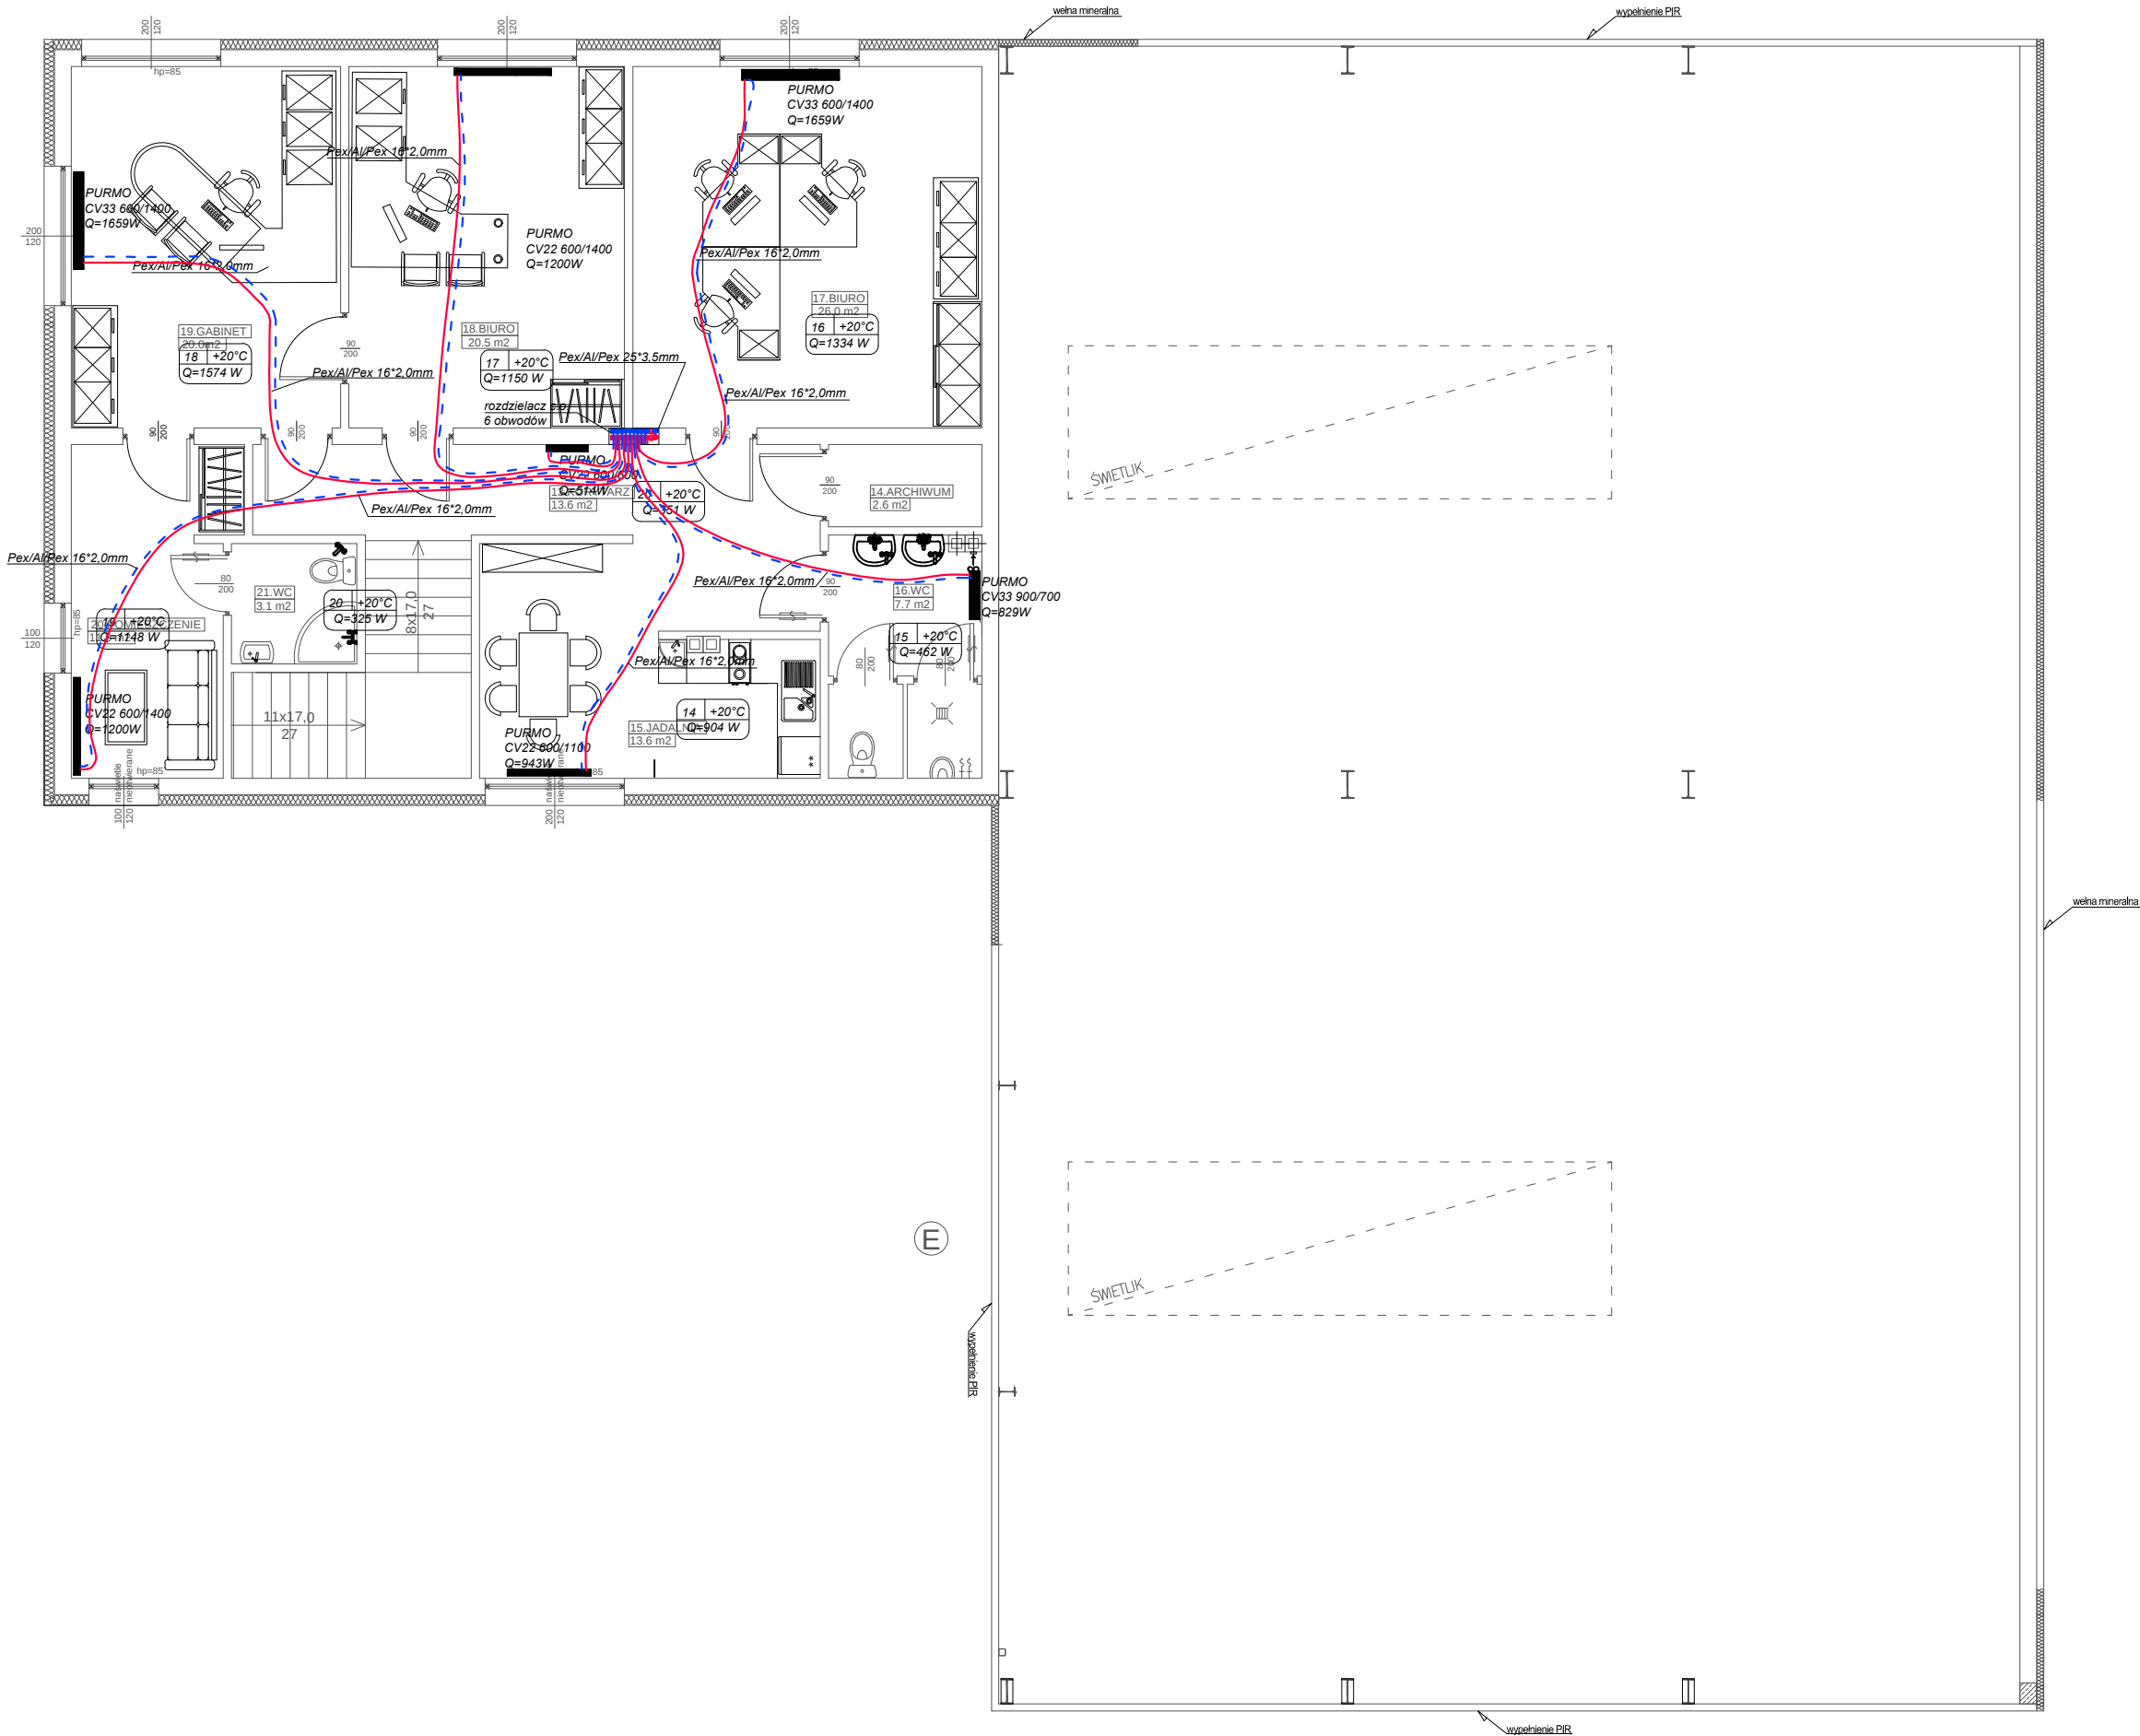

ZESTAWIENIE POMIESZCZEŃ		
Numer pom.	Nazwa pomieszczenia	Powierzchnia [m2]
13.	GABINET	13.60
14.	JADALNIA	2.60
15.	JADALNIA	13.60
16.	WC	7.70
17.	BIURO	26.00
18.	BIURO	20.50
19.	BIURO	20.50
20.	KORYTARZ	11.50
21.	WC	3.10
22.	WC	118.60

BIURO INŻYNIERSKIE

Michał Izydorek
ul. Leszczyńska 53d/4
64-115 Świeciechowa

tel: 502-721-715
email: izydorek.michal@gmail.com

Budowa laboratorium naukowo-badawcze z zapleczem biurowym i warsztatem.

Temat :

Nazwa rysunku : RZUT PIĘTRA -instalacja grzewcza

SKALA : 1 : 100

BRANŻA : INSTALACJE SANITARNE

Nr rys. : IS_07

Lokalizacja : działka nr 73; obręb Gronowo , jednostka Leszno ul. Ludowa 3, 64-100 Leszno

DATA : 03/2017

Inwestor : Łukasz Noczek ul. Józefa Góreckiego 33B , 64-100 Leszno

Instalacje sanitarne - Projektant:
inż. Jarosław Flamer
uprawnienia budowlane do projektowania w specjalności instalacyjnej bez ograniczeń nr ewid. WKP/0286/POOS/07

Sprawdzający :
inż. Łukasz Frąckowiak
uprawnienia budowlane do projektowania bez ograniczeń w specjalności instalacyjnej nr ewid. WKP/0345/POOS/09

STADIUM OPRACOWANIA: PROJEKT BUDOWLANY

Nr. str.: