


PIĘTRO
1:100

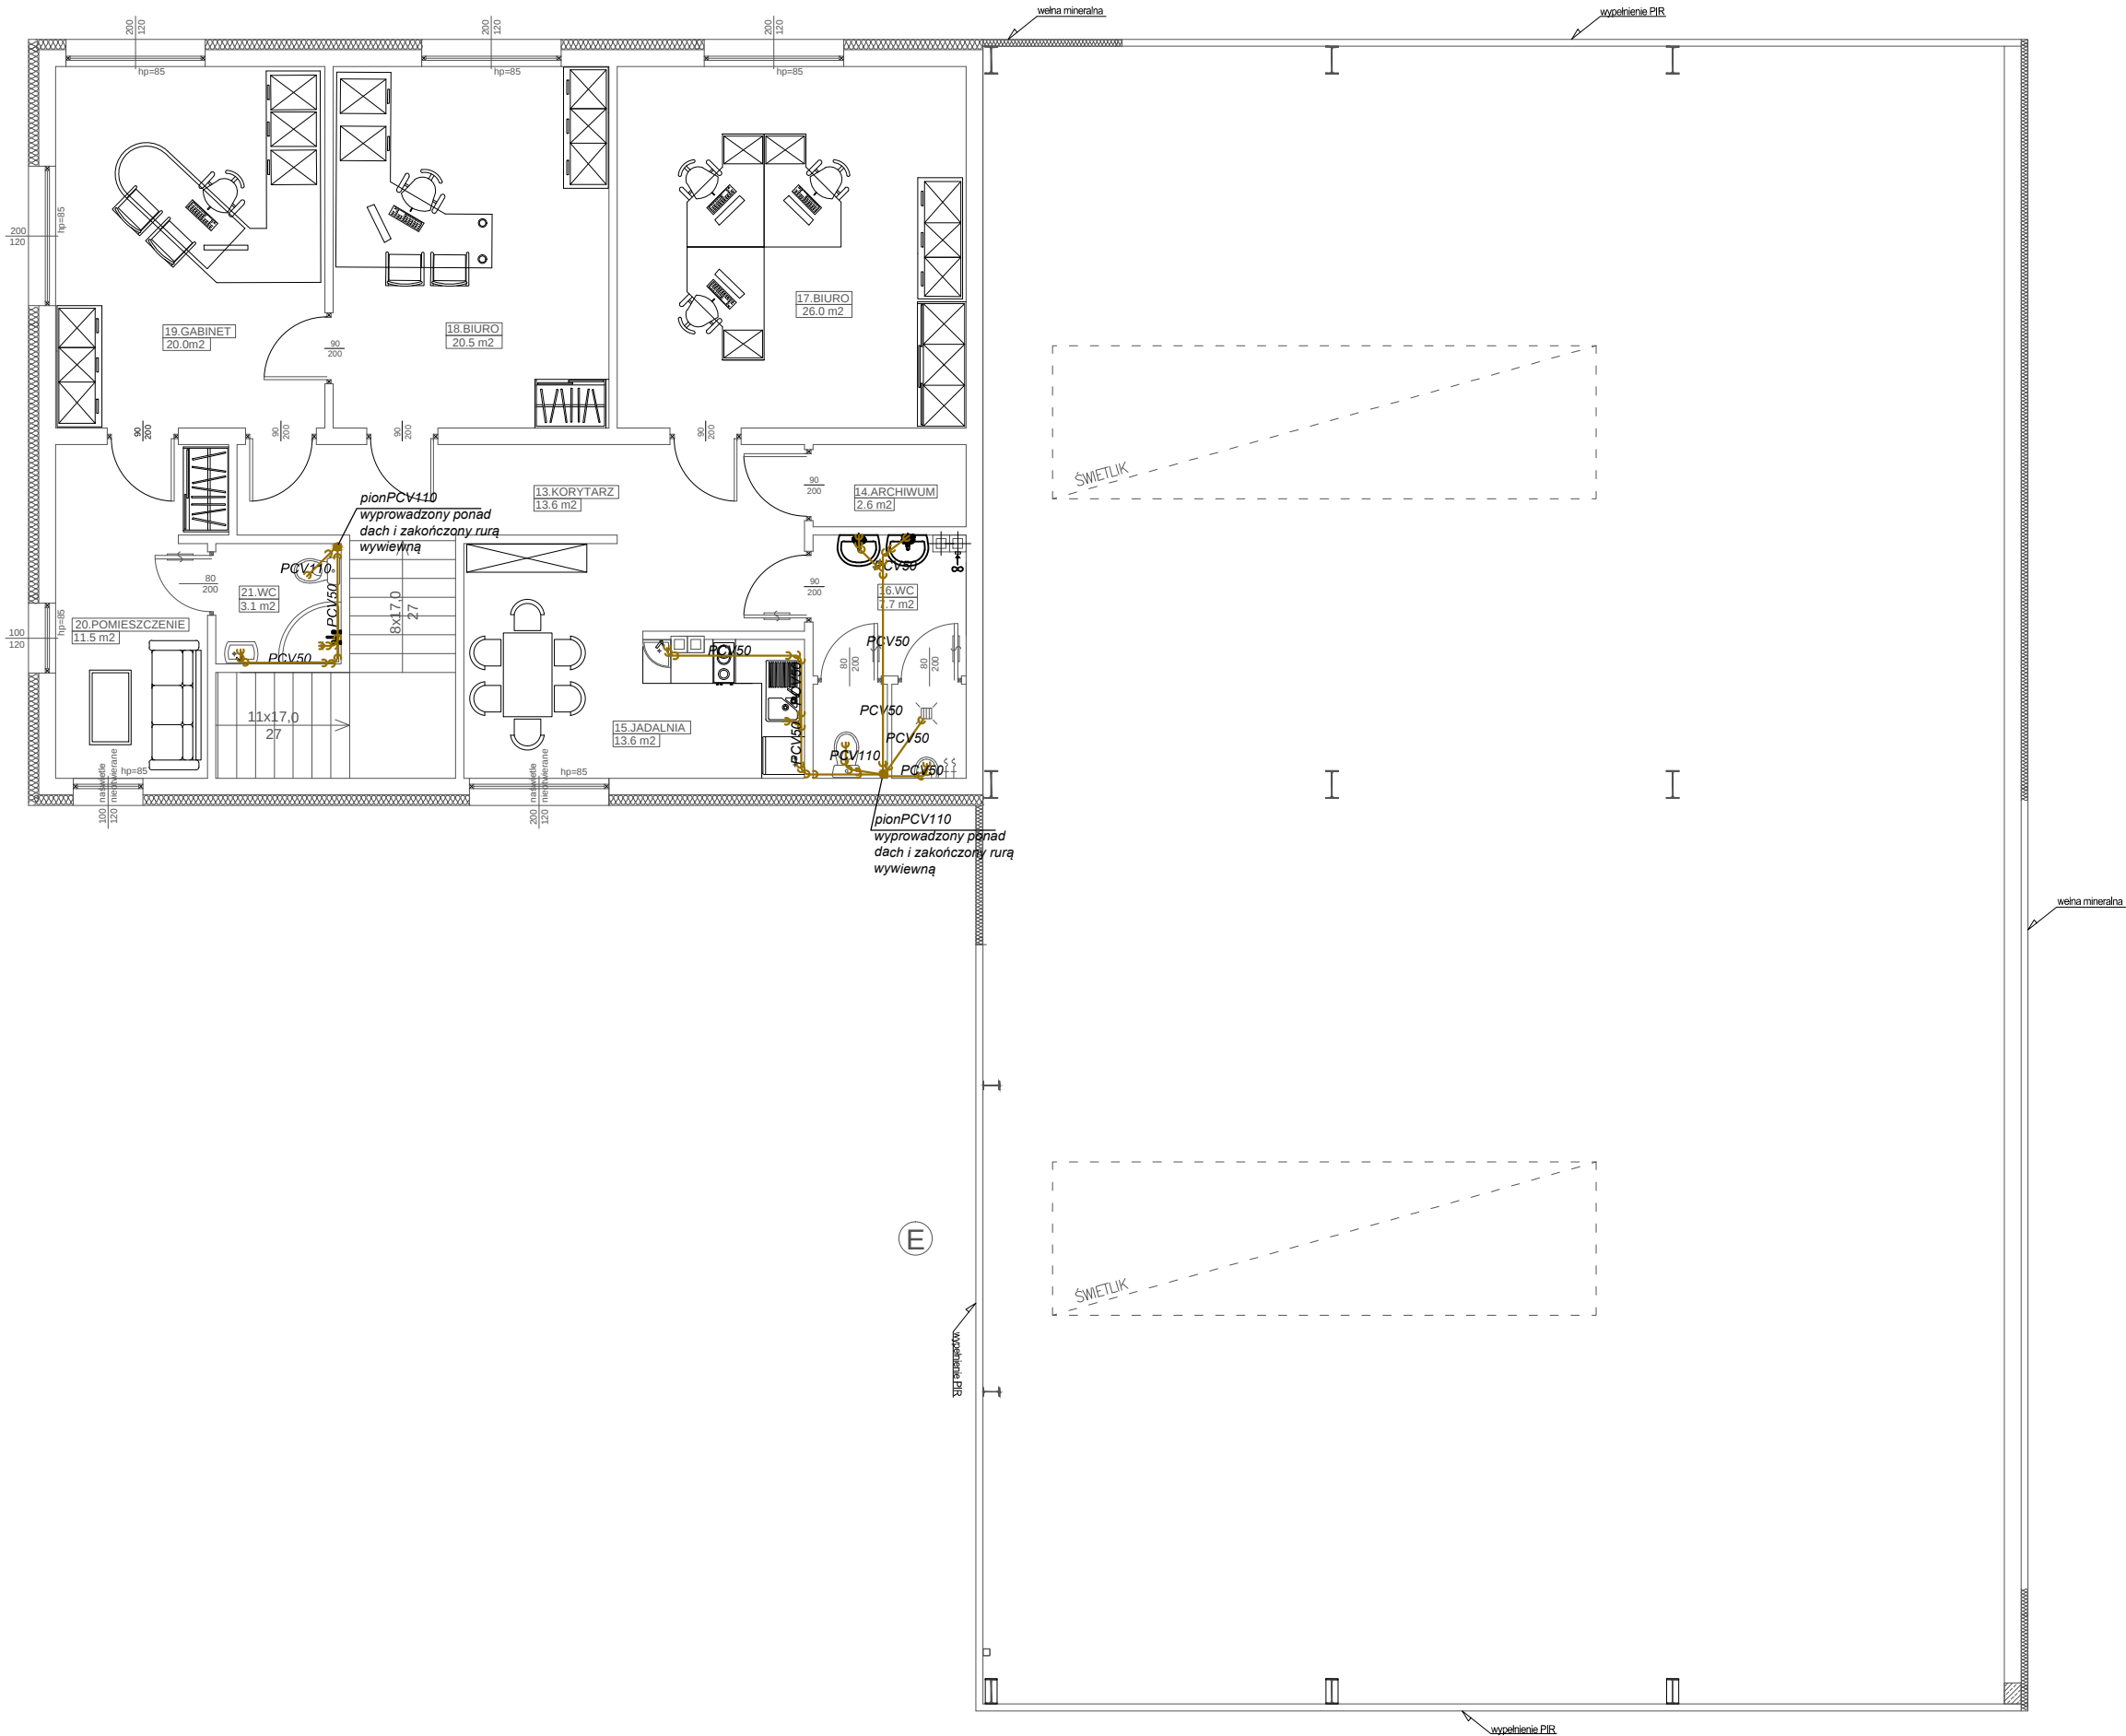

ZESTAWIENIE POMIESZCZEŃ		
Numer pom.	Nazwa pomieszczenia	Powierzchnia [m2]
13.	KORYTARZ	13.60
14.	ARCHIWUM	2.60
15.	JADALNIA	13.60
16.	WC	7.70
17.	BIURO	26.00
18.	BIURO	20.50
19.	GABINET	20.00
20.	POMIESZCZENIE	11.50
21.	WC	3.10
Razem		118.60

BIURO INŻYNIERSKIE

Michał Izydorek
ul. Leszczyńska 53d/4
64-115 Świeciechowa

tel: 502-721-715
email: izydorek.michal@gmail.com

Temat :
Budowa laboratorium naukowo-badawcze z zapleczem biurowym i warsztatem.

Nazwa rysunku :
RZUT PIĘTRA - instalacja kanalizacji sanitarnej

SKALA :
1 : 100

Nr rys. :
IS_04

DATA :
03/2017

Instalacje sanitarne - Projektant:
inż. Jarosław Flamer
uprawnienia budowlane do projektowania w specjalności instalacyjnej bez ograniczeń
nr ewid. WKP/0286/POOS/07

INSTALACJE SANITARNE

działka nr 73; obręb Gronowo, jednostka Leszno
Lokalizacja : ul. Ludowa 3, 64-100 Leszno

Łukasz Nock
ul. Józefa Góreckiego 33B, 64-100 Leszno

Instalacje sanitarne - Projektant:
inż. Łukasz Frąckowiak
uprawnienia budowlane do projektowania w specjalności instalacyjnej bez ograniczeń
nr ewid. WKP/0345/POOS/09

STADIUM OPRACOWANIA:
PROJEKT BUDOWLANY

Nr str.: