


PIĘTRO
1:100

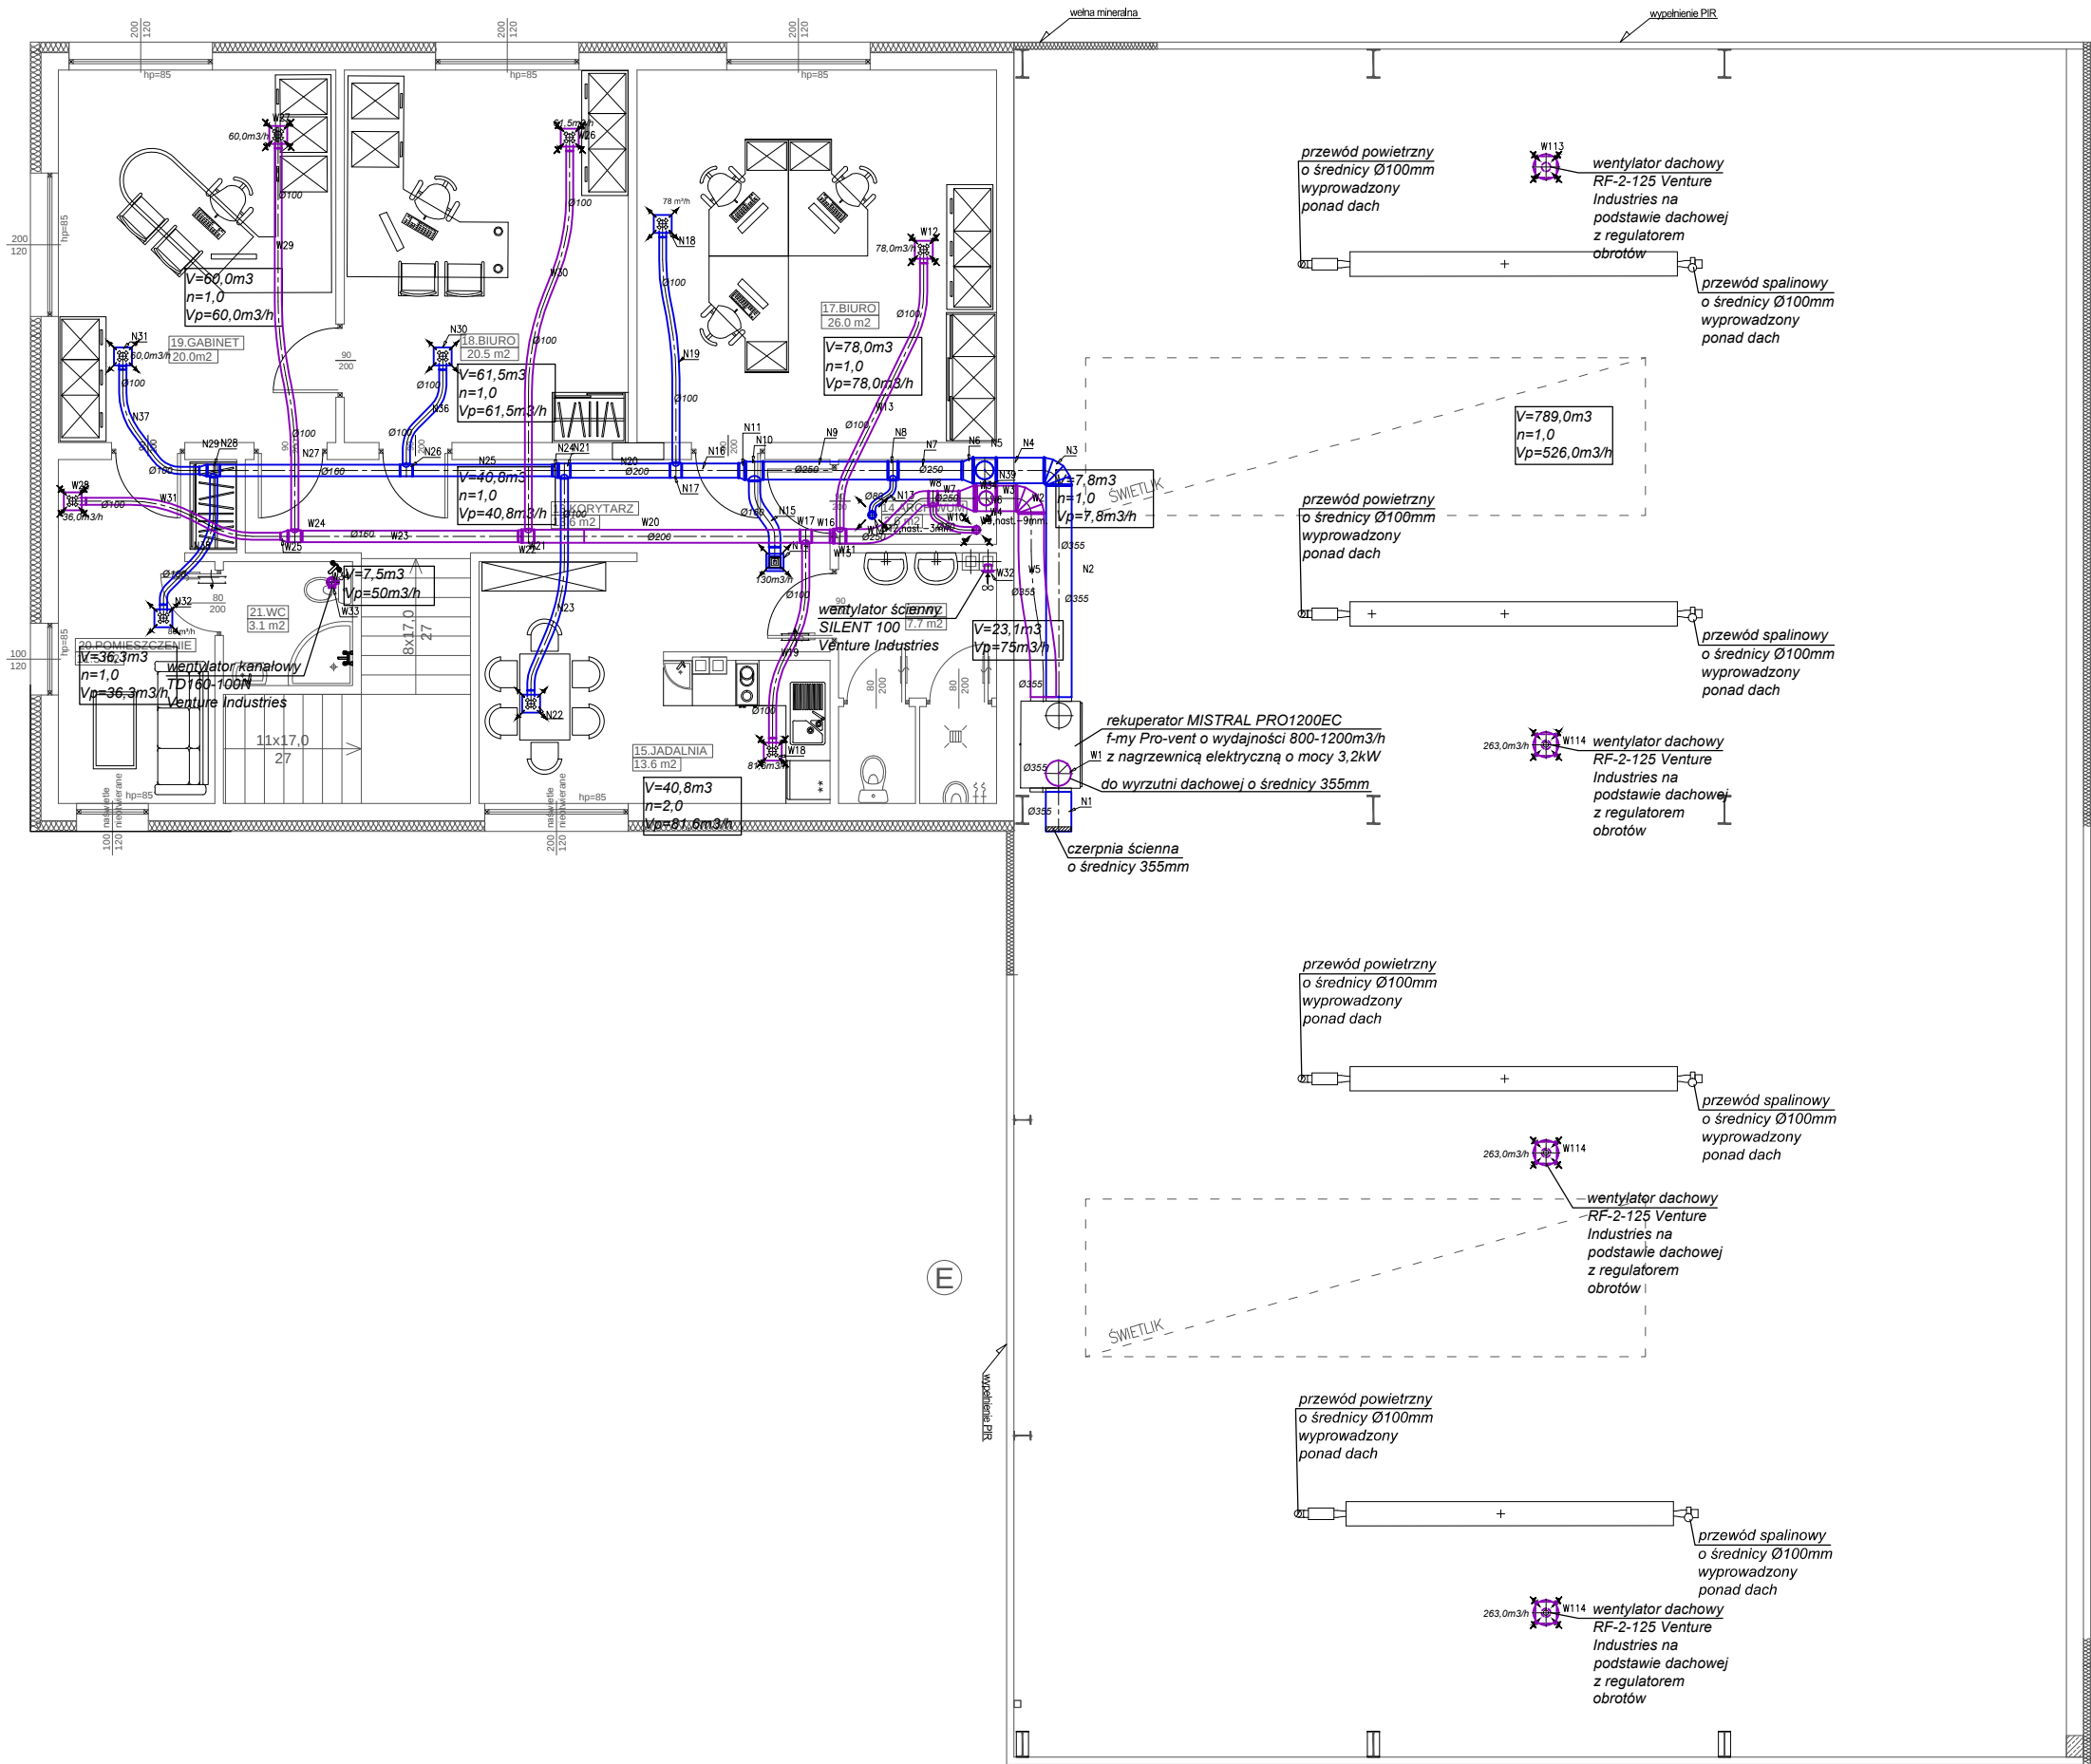

ZESTAWIENIE POMIESZCZEŃ		
Numer pom.	Nazwa pomieszczenia	Powierzchnia [m²]
13.	KORYTARZ	13.60
14.	ARCHIWUM	2.60
15.	JADALNIA	13.60
16.	WC	7.70
17.	BIURO	26.00
18.	BIURO	20.50
19.	GABINET	20.00
20.	POMIESZCZENIE	11.50
21.	WC	3.10
Razem		118.60

BIURO INŻYNIERSKIE

Michał Izydorek
ul. Leszczyńska 53d/4
64-115 Świąciechowa

tel: 502-721-715
email: izydorek.michal@gmail.com

Budowa laboratorium naukowo-badawcze z zapleczem biurowym i warsztatem.

Temat :

Nazwa rysunku : **RZUT PIĘTRA - instalacja wentylacji**

SKALA : **1 : 100**

Nr rys. : **IS_11**

DATA : **03/2017**

Instalacje sanitarne - Projektant:
inż. Jarosław Flamer
uprawnienia budowlane do projektowania w specjalności instalacyjnej
nr ewid. WKP/0286/POOS/07

Instalacje sanitarne - Projektant:
inż. Łukasz Frąckowiak
uprawnienia budowlane do projektowania w specjalności instalacyjnej
nr ewid. WKP/0345/POOS/09

STADIUM OPRACOWANIA: **PROJEKT BUDOWLANY**

Nr STP.