


2

PRZYZIEMIE
1:100

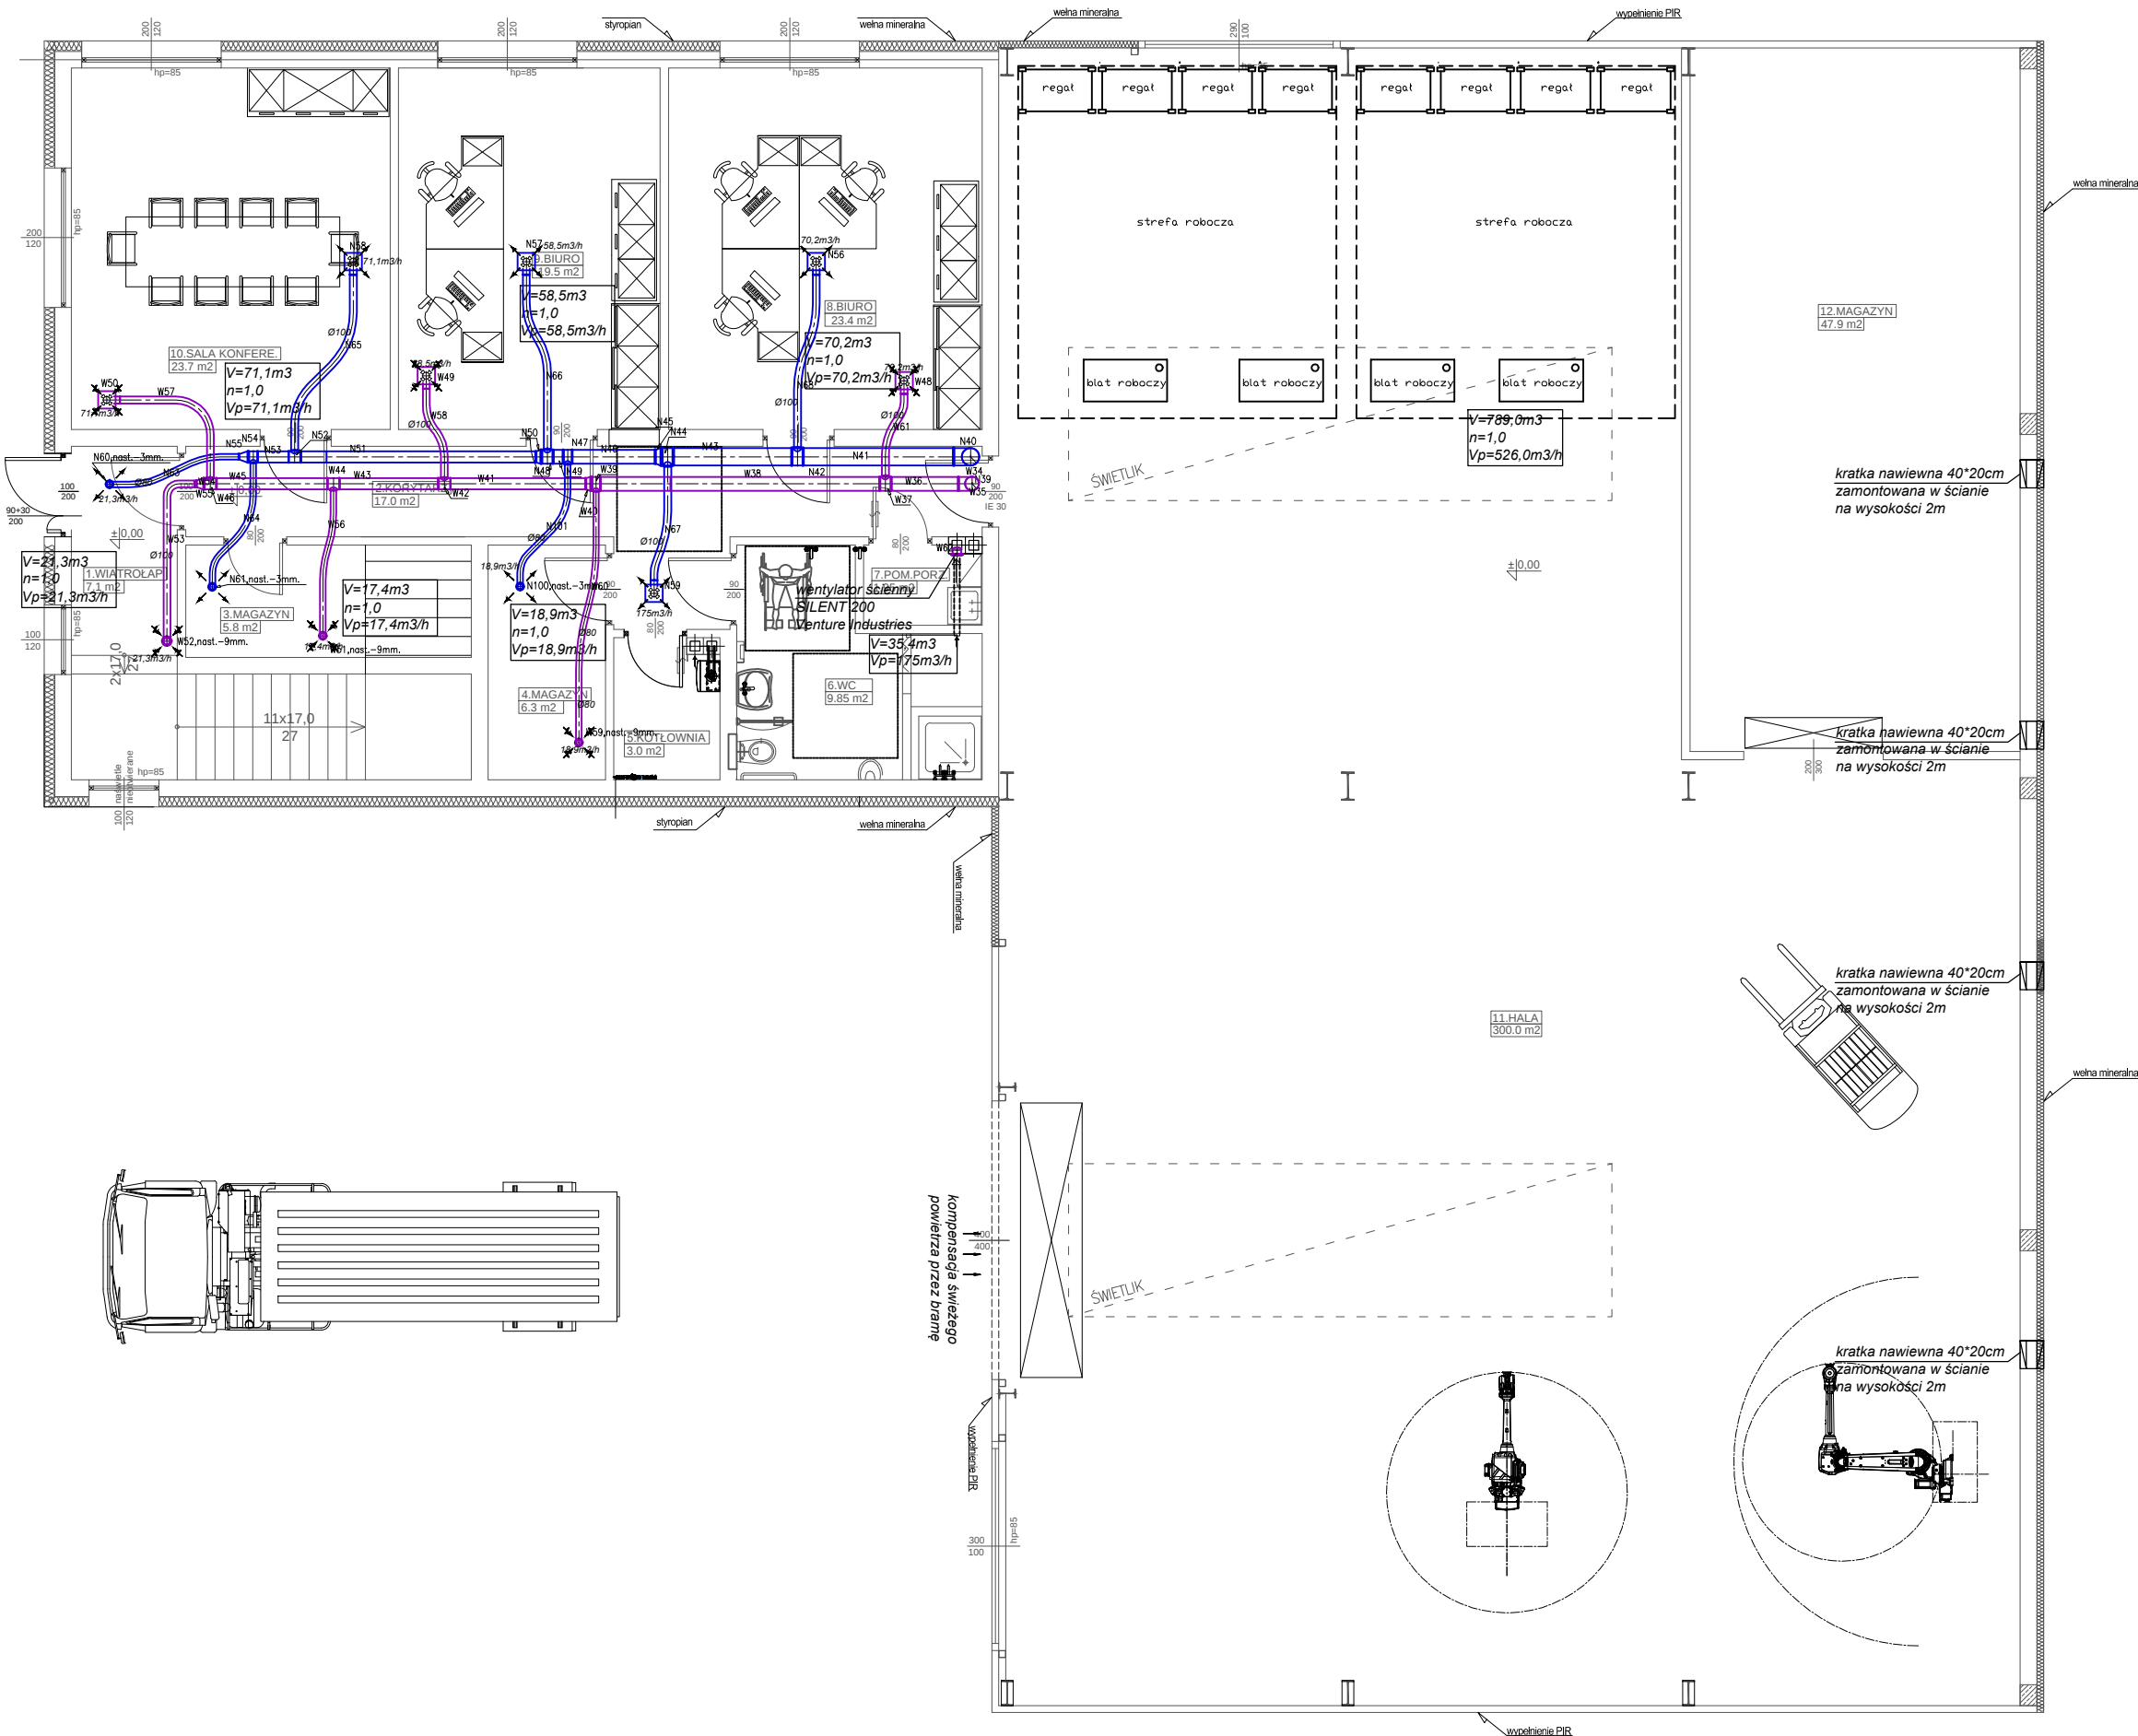

ZESTAWIENIE POMIESZCZEŃ		
Numer	Nazwa	Powierzchnia
pom.	pomieszczenia	(m ²)
1.	WIATROLAP	7.10
2.	KORYTARZ	17.00
3.	SERWEROWNIA	5.80
4.	MAGAZYN	6.30
5.	KOTŁOWNIA	3.00
6.	WC	9.85
7.	POMIESZCZENIE PORZĄDKOWE	1.95
8.	BIURO	23.40
9.	BIURO	19.50
10.	SALA KONFERENCyjna	23.70
11.	HALA	300.00
12.	MAGAZYN	47.90
Razem		465.50

BIURO INŻYNIERSKIE

Michał Izydorek
ul. Leszczyńska 53d/4
tel: 502-721-715
64-115 Święciechowa email: izydorek.michal@gmail.com

Budowa laboratorium naukowo-badawcze z zapleczem biurowym i warsztatem.

Temat : **RZUT PARTERU - instalacja wentylacji**

Nazwa rysunku : **1 : 100**

SKALA : **1 : 100**

Nr rys. : **IS_10**

DATA : **03/2017**

Instalacje sanitarne - Projektant:
inż. Jarosław Flamer
uprawnienia budowlane do projektowania
w specjalności instalacyjnej
bez ograniczeń
nr ewid. WKP/0286/POOS/07

Instalacje sanitarne - Projektant:
inż. Łukasz Frąckowiak
uprawnienia budowlane do projektowania
w specjalności instalacyjnej
bez ograniczeń
nr ewid. WKP/0345/POOS/09

STADIUM OPRACOWANIA: **PROJEKT BUDOWLANY**

Nr str.: **1**